


凡例 (配管)	
	北陸電力
	N T T
	通信
	照明

凡例 (路上機器)	
	NTTハンドホール
	通信ハンドホール
	北陸電力ハンドホール
	路上開閉器
	路上変圧器
	高圧引込開閉器
	低圧路上分岐器
	トランス

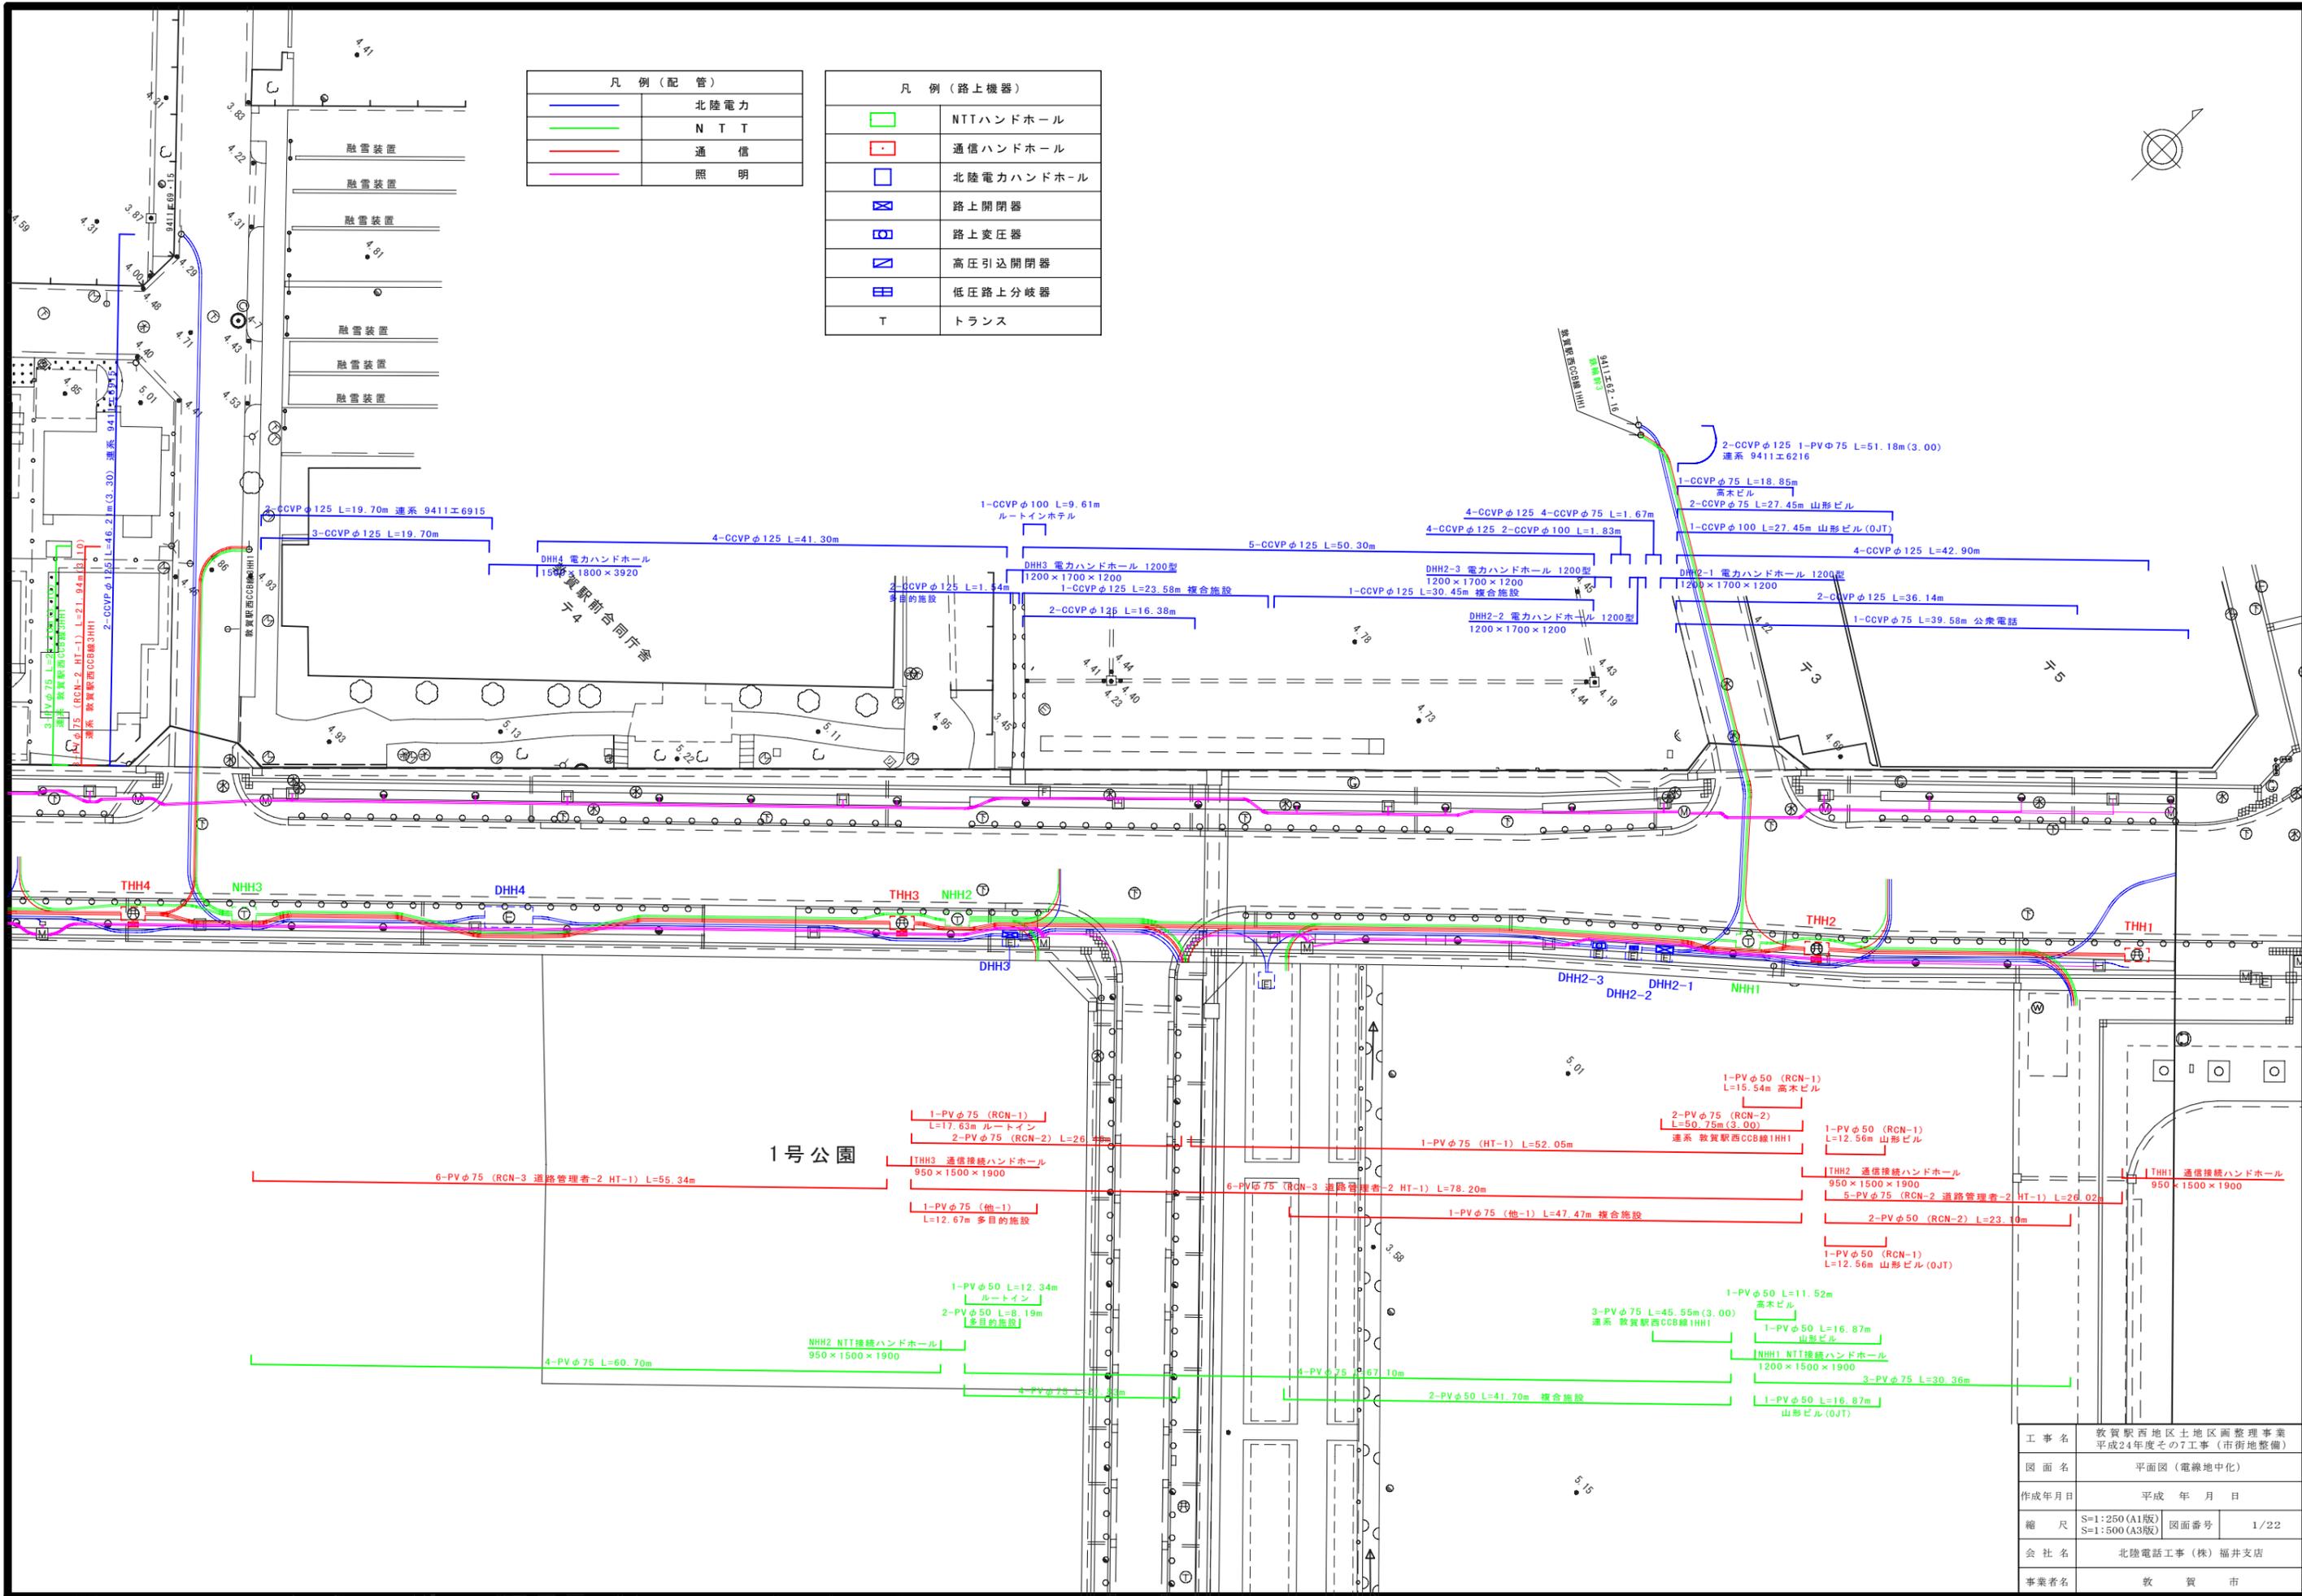

工事名	教賀駅西地区土地区画整理事業 平成24年度その7工事(市街地整備)		
図面名	平面図(電線地中化)		
作成年月日	平成 年 月 日		
縮尺	S=1:250 (A1版) S=1:500 (A3版)	図面番号	1/22
会社名	北陸電話工事(株)福井支店		
事業者名	教賀市		